


**Document graphique n°5.2.C1
Plan du réseau d'assainissement
au 1/500ème**

Vu pour être annexé à la délibération
en date du 08/12/2020
approuvant le Plan Local d'Urbanisme
de la commune de Chambry

Cachet et signature du Maire



35 rue Roger-Lohier
42100 Chambry
Tél : 03 20 55 02 28 Fax : 03 20 59 46 05
Site : www.chambry.fr
Site : www.gis.com
Site : www.geoportail.fr
Site : www.geoportail.fr

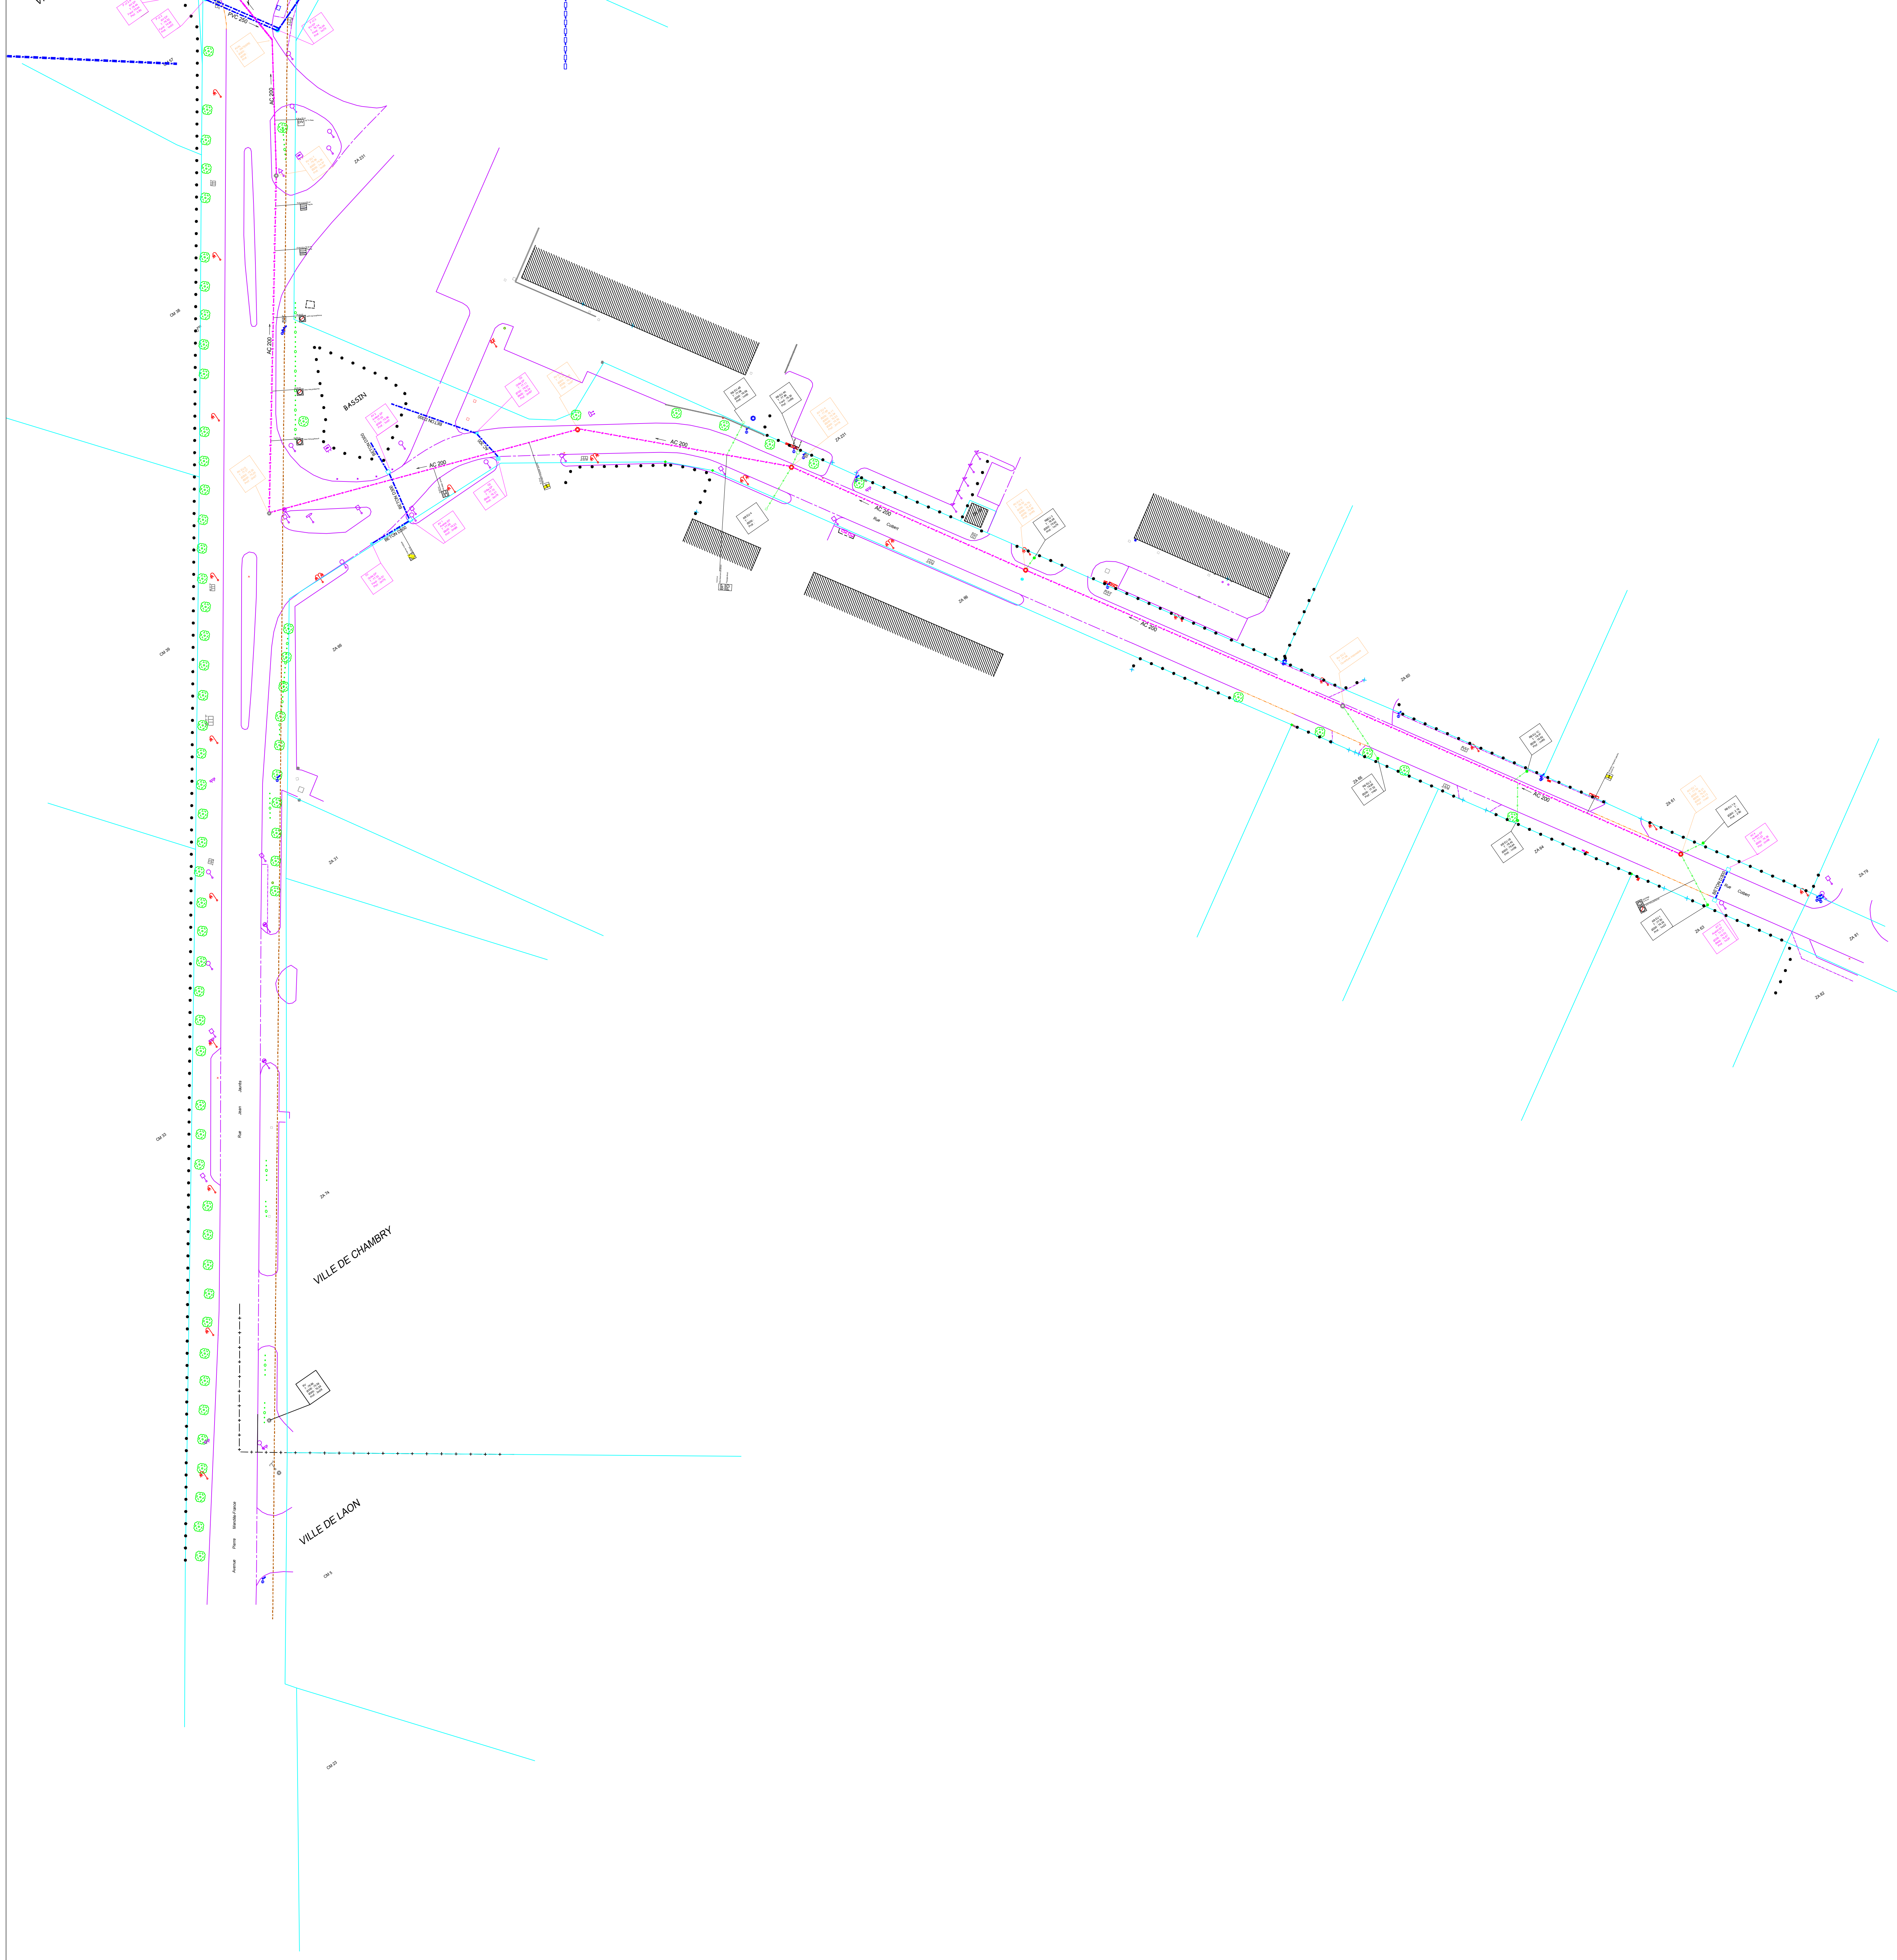

AREA **OPQIBI**
 AREA SUD
 Urbanisme - Maitrise d'œuvre
 Etudes Publiques - Paysage - V&D
 200 rue d'Alsace
 42100 Chambry
 Tél : 03 20 55 02 28 Fax : 03 20 59 46 05
 Site : www.area.fr
 N° d'Affiliation : 04.106.1048

Maire d'ouvrage : Commune de Chambry
 Département : Aisne
 N° d'affilaie : 02157-1001

Designation : **Diagnostic des réseaux EU et EP
et vérification des raccordements des riverains
sur les réseaux publics**

Designation : **Plan masse CHAMBRY - TF Zone 1**
 Echelle : 1/500ème
 Date : 22/07/11
 Phase : DCE N° de Plan : 02157-1001-DCE-MAS1
 CA : G.F. Tech : T.L.

Indice	Modifications	Date	Validation

Partenaire :

