



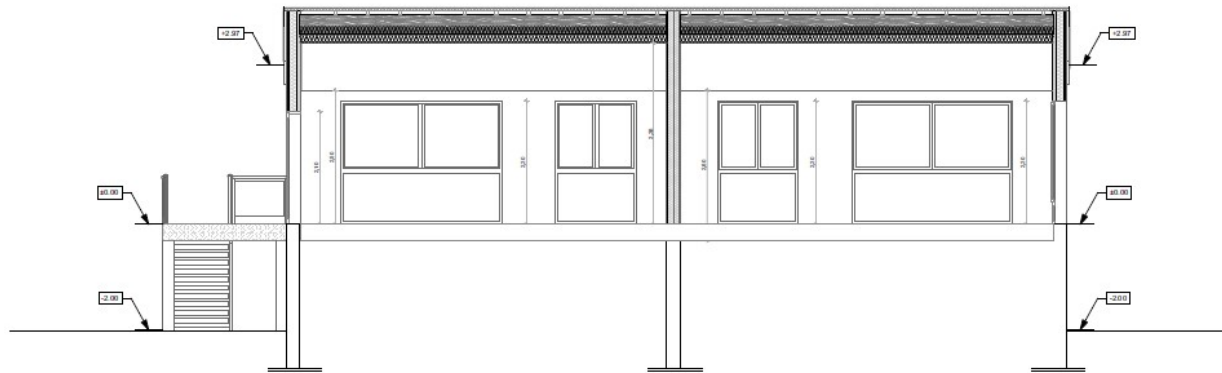

Coupe AA Etat futur

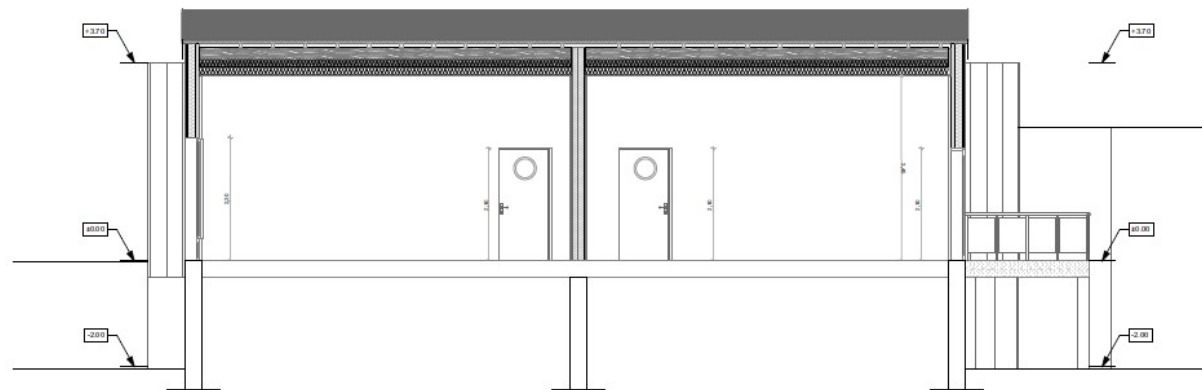

Coupe BB Etat futur



Coupe CC Etat futur

		Commune de CHAMPROND EN GATINE Mairie 72 Grande Rue 28240 CHAMPROND EN GATINE Tel: 02.37.49.80.20 Représenté par son maire: M. LEGROS Eric
PLAN N°	Projet Reconstruction de l'école	
07	72 Grande Rue 28240 CHAMPROND EN GATINE	
DCE	Plans en coupes état futur	
ECHELLE: 1/50 ^{ème}		DATE: Juin 2021
Maître d'œuvre:		
 Architecte: Eurl d'architecture LE DORLOT Patrick 35 Bis Rue Gouverneur 28400 Nogent Le Rotrou Tel: 02.37.52.06.90		
Bureau d'étude:		
Bureau d'étude Plomberie chauffage VMC: SARL SAISON PARAGOT 12 rue de la Coquetteffe ZA de la fosse Bouchard 28630 Nogent le Phraye Tel: 02.37.88.02.80	Bureau d'étude Electricité: BET PSL ELECTRICITE 1 Allée Atlantides Les Propyées 28000 CHARTRES Tel: 02.37.30.06.94	
Bureau d'étude Ossature Bois: BET C.O.B 28 4 Avenue de la République 28600 LUISANT Tel: 06.22.53.96.67	Bureau de contrôle & Coordonnateur SPS: QUALICONSULT 2 Allée des Atlantides- Les Propyées B2 28000 CHARTRES Tel: 02.45.34.03.01	
Modification	Dates	